


 Einzugsgebiet A	von 4-350 bis 5-075 (Hochpunkt) einschl. Rampe 1 und 2 Einleitung im vorh. Graben
 Einzugsgebiet B	von 5-075 (Hochpunkt) bis 7-115 Einleitung im Lipbach
 Einzugsgebiet C	von 7-115 bis 7-150 Einleitung im Lipbach
 Einzugsgebiet D	L 207 von 0-100 bis 0-395 Einleitung im Lipbach

Geplante Leitungen		Vorhandene Leitungen	
	Regenwasserleitung		vorh. Entwässerungsleitung mit Angabe der Fließrichtung und des Durchmessers
	Sickerleitung		DN 500
Beschriftung		Symbole	
A1	Schachtnummer		vorh. Prufschacht
VS100	Vollsickerleitung DN 100		gepl. Prufschacht
TS150	Teilsickerleitung DN 150		Sicherung (Kunststoff)
M250	Mehrzweckleitung DN 250		vorh. Ablaufschacht
DK600	Transportleitung DN 600		gepl. Ablaufschacht
3.33%	Sohlengänge		vorh. Straßenablauf
			gepl. Straßenablauf
			vorh. Böschungsstück
			gepl. Böschungsstück

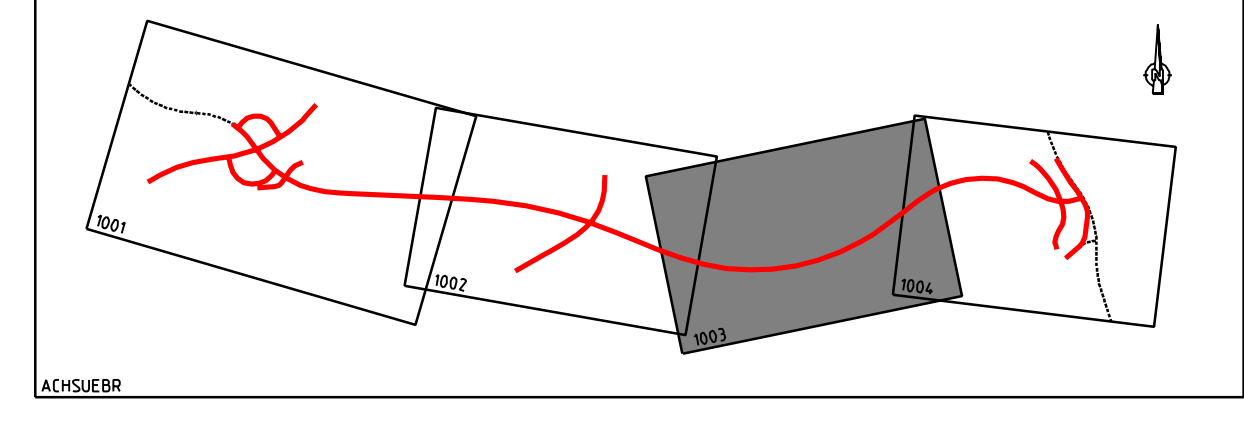

Nr.	Art der Änderung	Datum	Name

Entwurfsbearbeitung

Verkehrsanlagen
 Wasserwirtschaft
 Bauteil-/Überplanung
 Vermessung

INGENIEURBÜRO
DIPL.-ING. K. LANGENBACH GmbH
 BERATENDE INGENIEURE VBI

72488 SIGMARINGEN, In der Au 11
 TEL: 03573/45-6 FAX: 03573/45-66 E-Mail: info@langenbach.de

bearbeitet No	geprüft
gezeichnet: Bo	
Marz 2009	16.03.2009

Landratsamt Bodenseekreis

40	Planand.	Projekt Nr.			Straßenzug Nr.			
x	A	NS	BU	PNR	A	T	L	
y								
z								
d								
Anfangsstation	von Netzknoten		nach Netzknoten		Station			
Endstation	8220 001	8222 005	8222 060		2 140			
	8322 004	8222 060			0 155			

Straßenbauverwaltung Baden-Württemberg
 Straße: K 7743 neu
 Nächster Ort: Markdorf

Unterlage 13.2
 Blatt Nr. 3
 Datum Zeichen

K 7743 neu
 Ortsumgebung Markdorf

Lageplan der Einzugsgebiete
 Maßstab M 1:1000

Aufgestellt:
 Friedrichshafen, den 26.03.2009
 Landratsamt Bodenseekreis
 Kreisstraßenbauamt

Zeichenerklärung Bestand

	Gemarkungsgrenze		Energieast
	Flurstücksgrenze		Telefontast
	Hohndrain		Leichtmast
	Feldwegrand		Straßenmast
	Borstein		Straßtennast
	Mauer		Straßenablaufschacht
	Zaun		Muldenablaufschacht
	Mette Klein		Kanalschacht
	Mette groß		Wasserschacht
	Wald		Wasserschieber
	Wald		Hydrant Überflur
	Wald		Hydrant Unterflur
	Wald		Gasschieber
	Wald		Vornehrampel
	Wald		Schaltstrasse
	Wald		