


1.05 Laufende Nummer im Bauwerksverzeichnis
 1.1 Nummer des betreffenden Lageplanes
 05.1 Fortlaufende Nummer der Objekte

Geplante Leitungen		Vorhandene Leitungen	
—●—	Regenwasserleitung	==	vorh. Entwässerung mit Angabe der Fließrichtung und des Durchmessers
—+—	Sickerleitung	—●—	vorh. Entwässerung mit Angabe der Fließrichtung und des Durchmessers
A1	Schachtnummer	○	vorh. Prüfschacht
VS100	Vollsickerleitung DN 100	●	gepl. Prüfschacht
MS150	Teilsickerleitung DN 150	●P	gepl. Prüfschacht f. Sickerung (Kunststoff)
MZ250	Mehrzweckleitung DN 250	○●	vorh. Ablaufschacht
DM600	Transportleitung DN 600	○●	gepl. Ablaufschacht
3.33	Sohlentafel	⊙	gepl. Straßenablauf
		⊙	gepl. Straßenablauf
		⊙	vorh. Böschungstück
		⊙	gepl. Böschungstück

Zeichenerklärung Leitungen Bestand/Planung			
—●—	Gasleitung	—●—	vorh. Mischwasserleitung (Staurumkanal)
—+—	Fernmeldeleitung /-kabel	—●—	Schmutzwasserdrückleitung
—●—	Wasserleitung	==	vorh. Entwässerung mit Angabe der Fließrichtung und des Durchmessers
—●—	Energieleitung /-kabel	—●—	vorh. Entwässerung mit Angabe der Fließrichtung und des Durchmessers
—●—	Hochspannungsleitung	—●—	vorh. Entwässerung mit Angabe der Fließrichtung und des Durchmessers
—●—	Fernwärmeleitung	—●—	vorh. Entwässerung mit Angabe der Fließrichtung und des Durchmessers

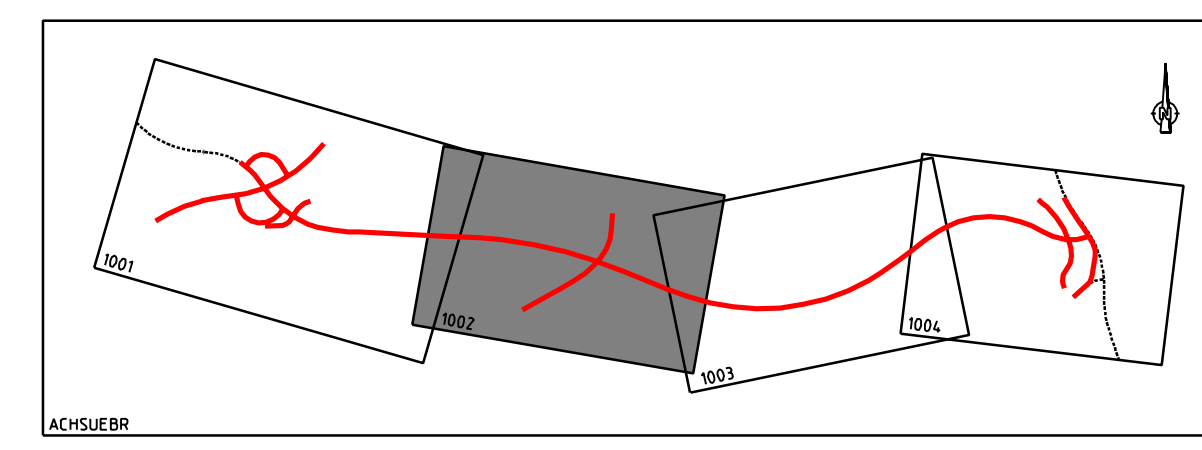

Nr.	Art der Änderung	Datum	Name

INGENIEURBÜRO
 DIPL.-ING. K. LANGENBACH GmbH
 BERATENDE INGENIEURE VBI

72488 SIGMARINGEN, In der Au 11
 TEL: 03573/745-0 FAX: 03573/745-66 E-Mail: info@langenbach.de

bearbeitet: No. gezeichnet: Bo. geprüft: [Signature]

in Kooperation mit:
 K. Langenbach Dresden GmbH
 Altensteinstraße 15A, D-13089 Dresden, Tel.: 0351/31561-0

Marz 2009 16.03.2009

Landratsamt Bodenseekreis

NO	Plannd.	Projekt Nr.	Strassenzug Nr.					
A	MS	BS	PNR	A	T	L		
B								
C								
D								

von Herzpunkten	nach Herzpunkten	Station
82220 001	82220 005	2 114 0
83222 004	82222 060	0 1155

Straßenbauverwaltung Baden-Württemberg
 Straße: K 7743 neu
 Nächster Ort: Markdorf

Unterlage 15.2
 Blatt Nr. 2
 Datum Zeichen

K 7743 neu
 Ortsumgehung Markdorf

bearbeitet: [Signature]
 gezeichnet: [Signature]
 geprüft: [Signature]

Entwässerungs- u. Leitungsplan
 Maßstab M 1:1000

Aufgestellt:
 Friedrichshafen, den 26.03.2009
 Landratsamt Bodenseekreis
 Kreisstraßenbauamt

BW 3
 Überführung
 Wirtschaftsweg
 Bau-km= 5,808.791
 L.W.= ca. 16,50 m
 L.H.= 4,70m
 Br.zw.d.Gel.= 5,00m
 Kr.W.= 75,7079m
 KH.= Mitte 0,90 m
 Br.Kl.= nach DIN Fachbericht 101

Zeichenerklärung Bestand	
—	Grenzungsgrenze
—●—	Furtturkgrenze
—	Hohlraum
—	Fahrspuren
—	Bordstein
—	Mauer
—	Zaun
—	Hecke klein
—	Hecke groß
—	Gebüsch
—	Wald
—	Strauch
—	Laubbaum
—	Obstbaum
—	Rohr Entlast / Auslauf
—	Engang / Entlast
—	Energiegest
—	Telefonmast
—	Lichtmast
—	Stahlbetonmast
—	Stahlgerüstmast
—	Straßenablaufschacht
—	Müllablaufschacht
—	Kanalschacht
—	Wasserschacht
—	Wasserschleber
—	Hydrant Überflur
—	Hydrant Unterflur
—	Gusschleber
—	Verkehrsschild
—	Schallschranke