


	Einzugsgebiet A	von 4-350 bis 5-075 (Hochpunkt) einschl. Rampe 1 und 2 Einleitung in vorh. Graben
	Einzugsgebiet B	von 5-075 (Hochpunkt) bis 7-115 Einleitung in Lipbach
	Einzugsgebiet C	von 7-115 bis 7-150 Einleitung in Lipbach
	Einzugsgebiet D	L 207 von 0-100 bis 0-395 Einleitung in Lipbach

Geplante Leitungen		Vorhandene Leitungen	
	Regenwasserleitung		vorh. Entwässerung mit Angabe der Fließrichtung und des Durchmessers
	Sickerleitung		DN 500
Beschriftung		Symbole	
A1	Schachtnummer		vorh. Prufschacht
VS100	Vollsickerleitung DN 100		gepl. Prufschacht
TS150	Teilsickerleitung DN 150		Sicherung (Kunststoff)
M250	Mehrzweckleitung DN 250		vorh. Ablaufschacht
DK600	Transportleitung DN 600		gepl. Ablaufschacht
3.33%	Sohlengänge		vorh. Straßenaufbau
			gepl. Straßenaufbau
			vorh. Böschungsstück
			gepl. Böschungsstück

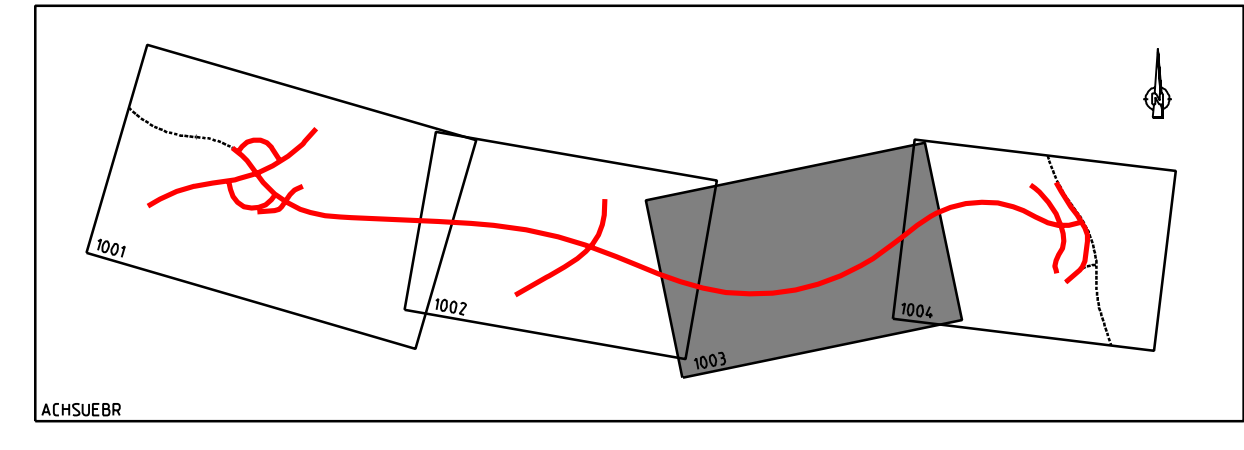

Nr.	Art der Änderung	Datum	Name

INGENIEURBÜRO
DIPL.-ING. K. LANGENBACH GmbH
 BERATENDE INGENIEURE VBI

72488 SIGMARINGEN, In der Au 11
 TEL: 03573/45-0 FAX: 03573/45-66 E-Mail: info@langenbach.de

bearbeitet No: [] geprüft: []
 gezeichnet: Bo

in Kooperation mit:
 K. Langenbach Dresden GmbH
 Altenammerstraße 15A, D-11309 Dresden, Tel.: 0351/313541-0

Marz 2009 16.03.2009

Landratsamt Bodenseekreis

40	Planand.	Projekt Nr.	Straßenzug Nr.	
a	A	NS	BG	PNR
b				
c				
d				
		von Netzknoten	nach Netzknoten	Station
	Anfangsstation	8220 001	8222 005	2 14 0
	Endstation	8322 004	8222 060	0 15 5

Straßenbauverwaltung Baden-Württemberg
 Straße: K 7743 neu
 Nächster Ort: Markdorf

Unterlage 13.2
 Blatt Nr. 3
 Datum Zeichen

K 7743 neu
 Ortsumgebung Markdorf

Lageplan der Einzugsgebiete
 Maßstab M 1:1000

Aufgestellt:
 Friedrichshafen, den 26.03.2009
 Landratsamt Bodenseekreis
 Kreisstraßenbauamt

Zeichenerklärung Bestand

	Gemarkungsgrenze		Energieast
	Flurabteiler		Telefonast
	Hausgrenze		Leitmast
	Feldabteiler		Ständermast
	Borstein		Stahlgittermast
	Mauer		Müllabfuhrschacht
	Zaun		Müllabfuhrschacht
	Hecke Klein		Kanalschacht
	Hecke groß		Wasserschacht
	Hecke mittel		Wasserschaber
	Wald		Hydrant Überflur
	Strauch		Hydrant Unterflur
	Laubbau		Gasschaber
	Obstbaum		Vernetzpunkt
	Rohr Einlauf / Auslauf		Schaltkasten
	Eingang / Einlauf		